
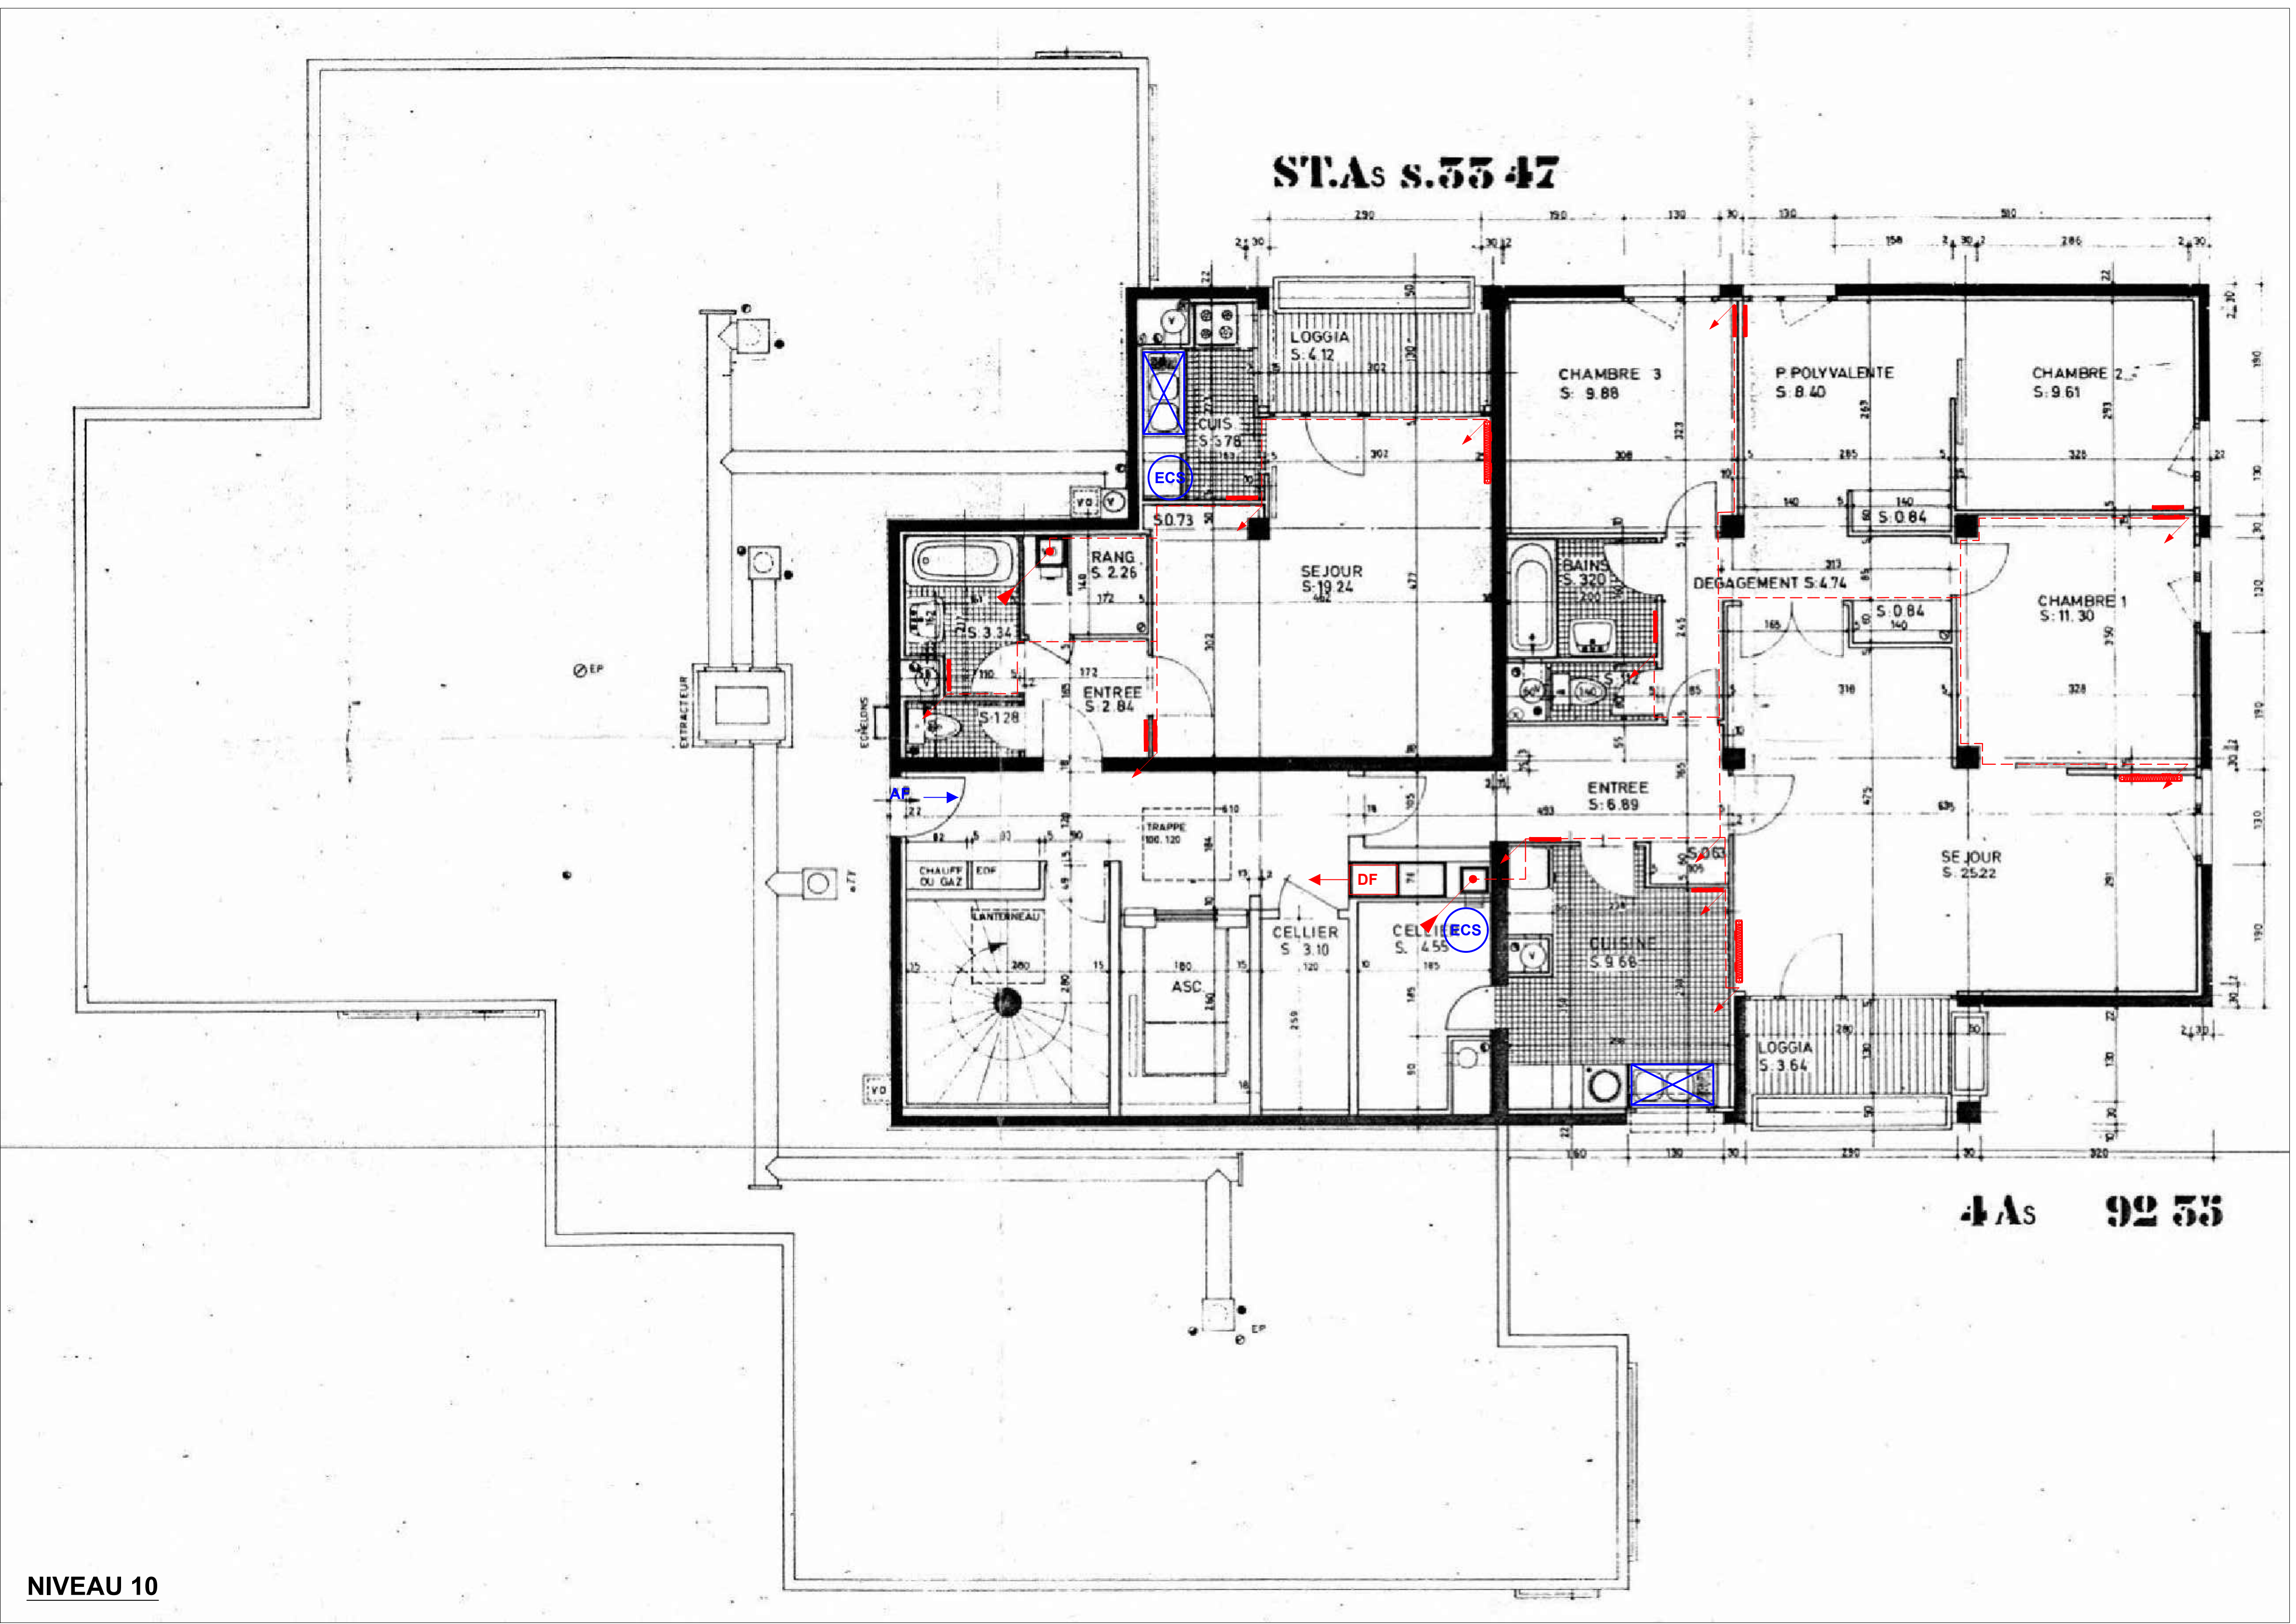
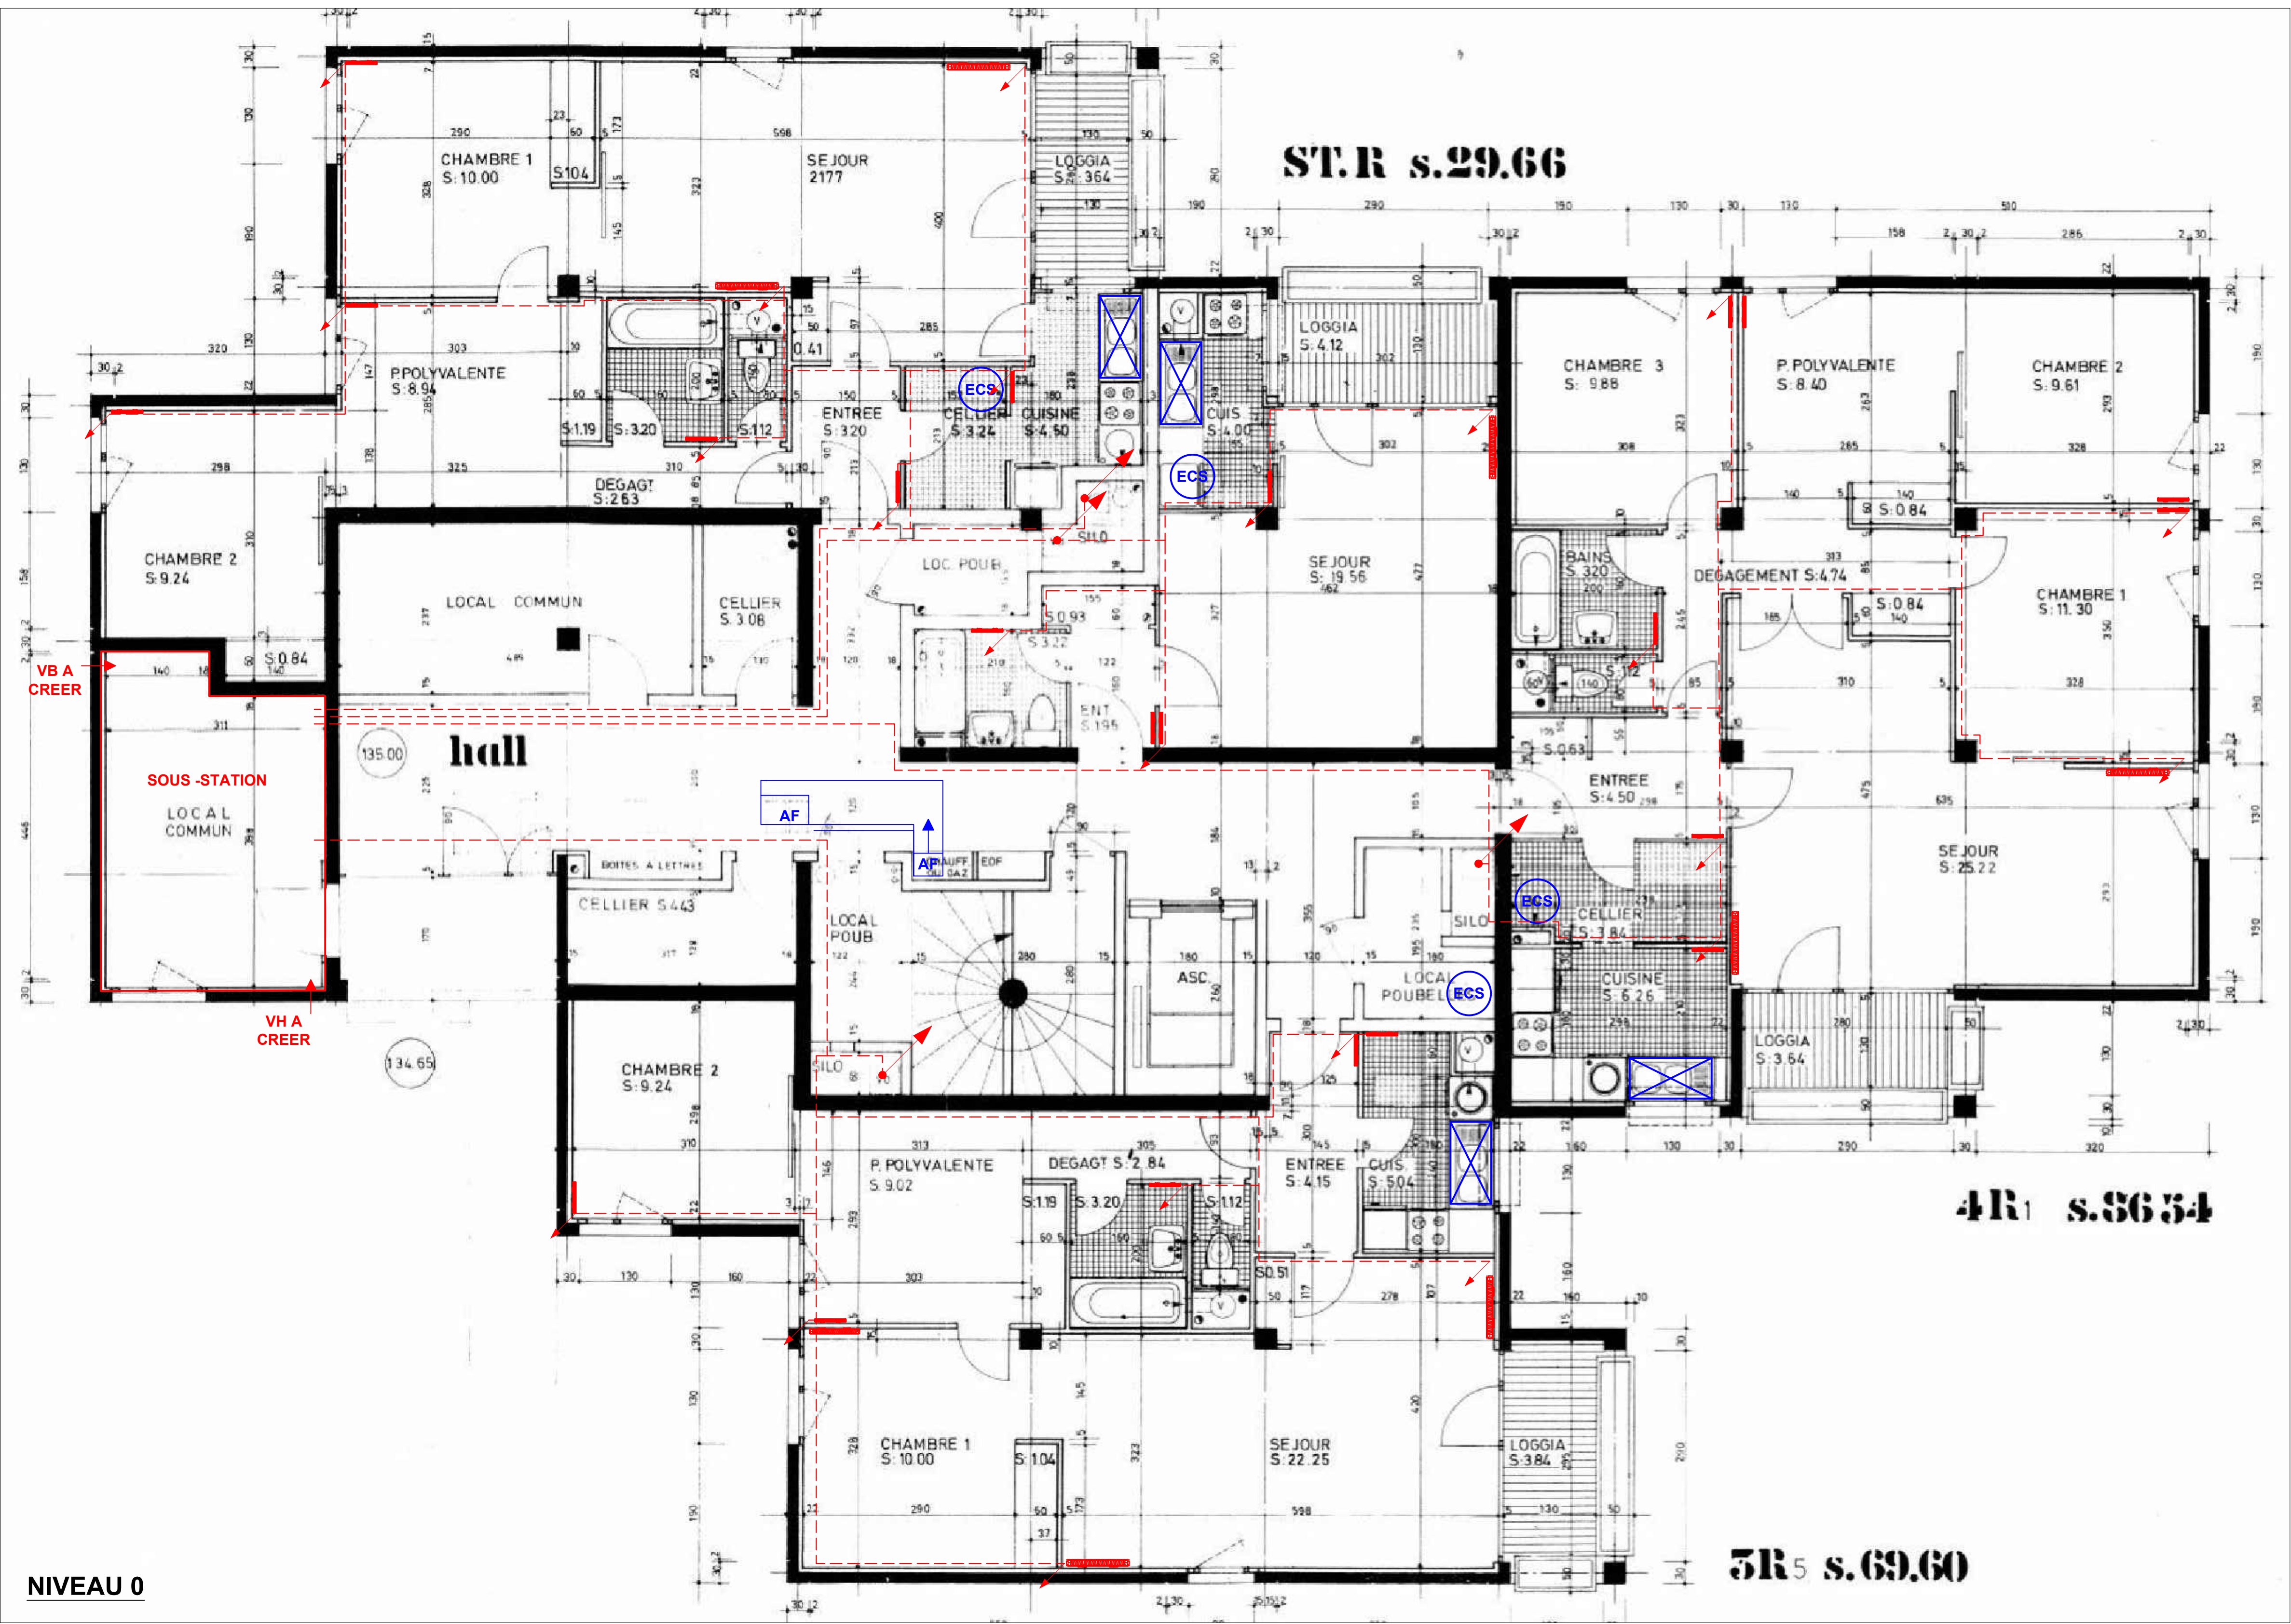
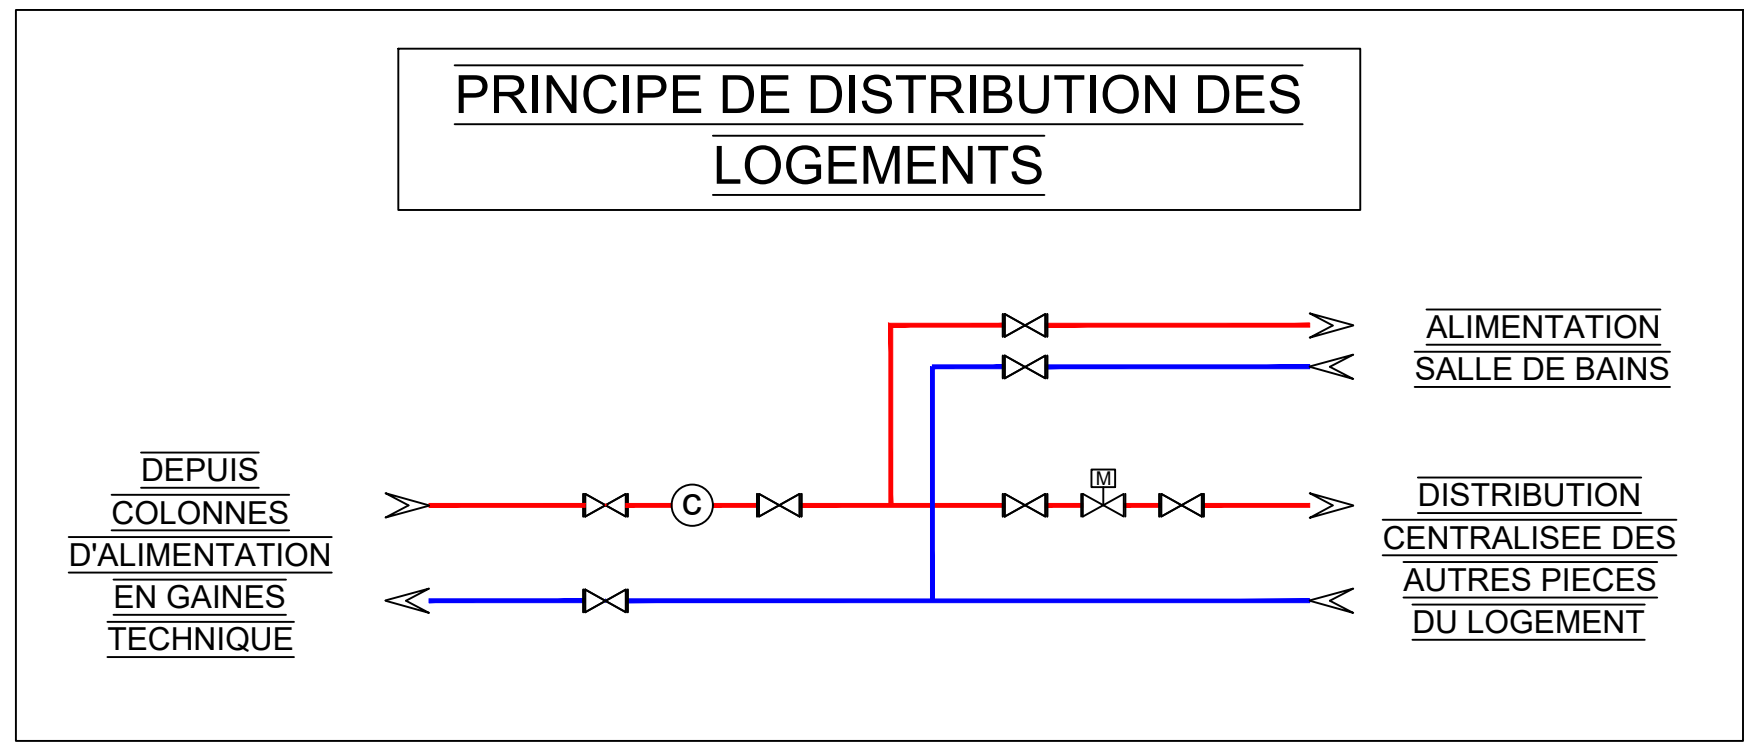


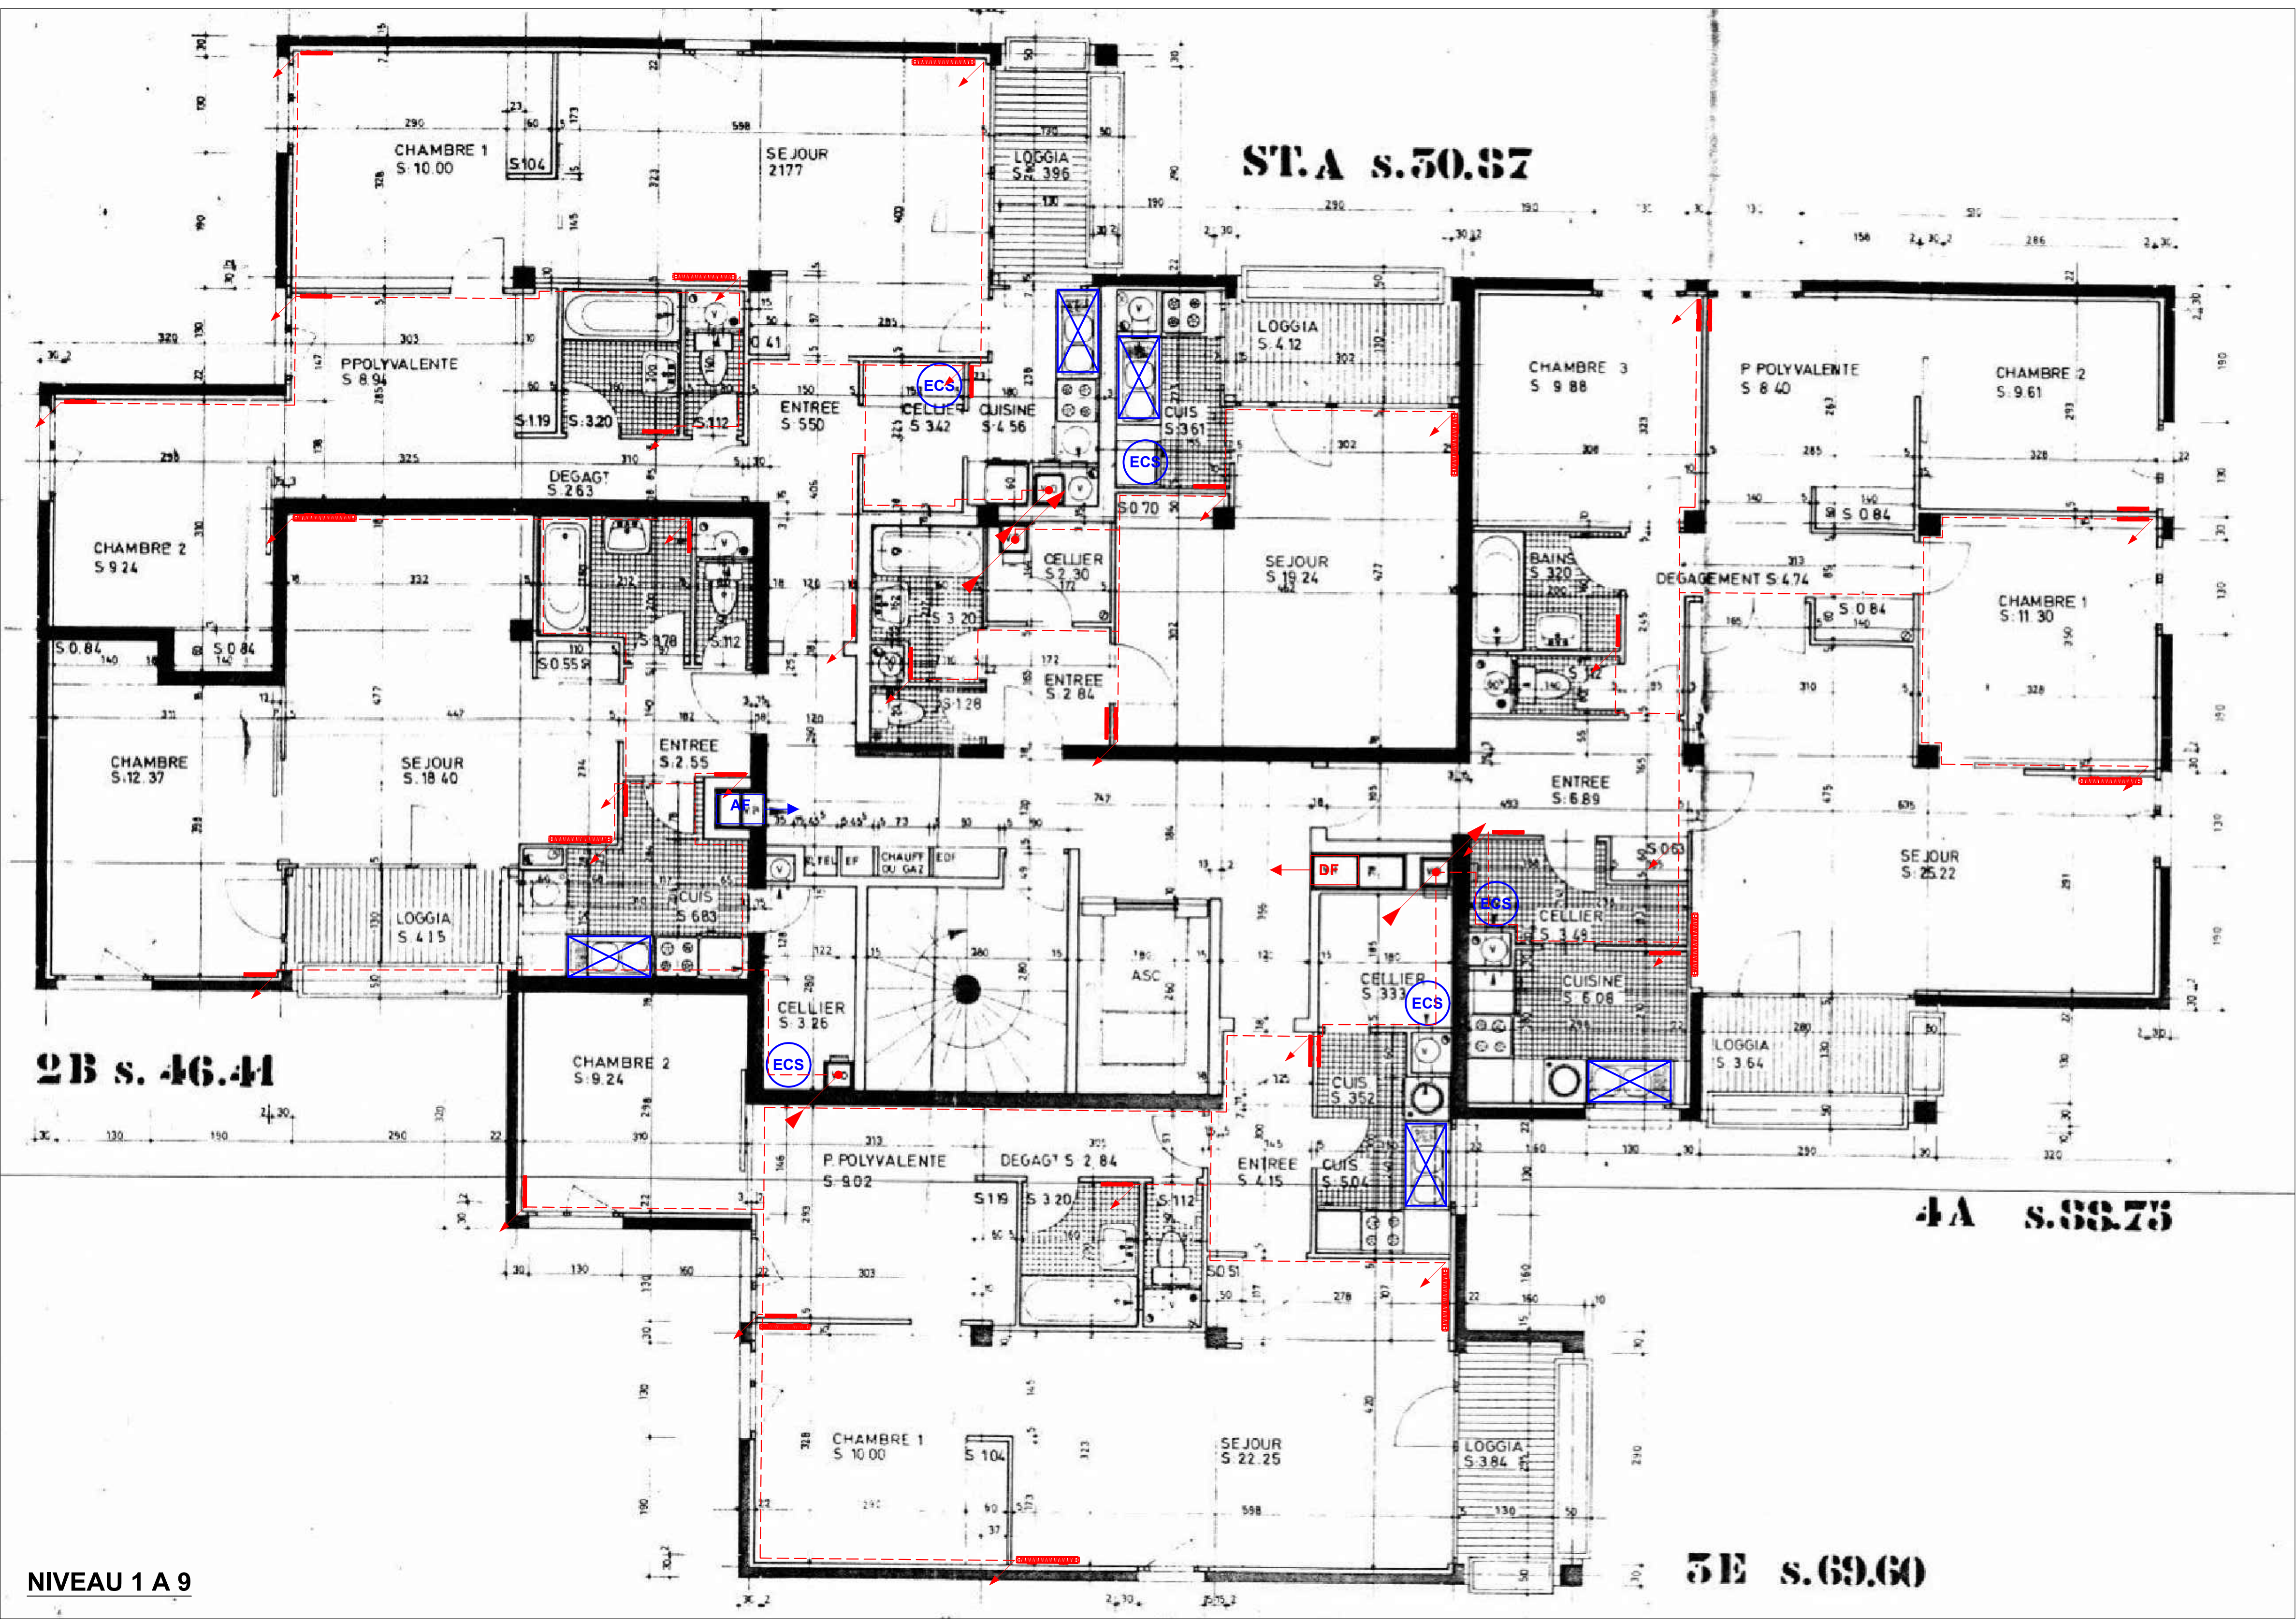

LEGENDE CHAUFFAGE

- CROQUIS CHAUFFAGE PLATINE
- CROQUIS CHAUFFAGE PLATINE
- CROQUIS CHAUFFAGE PLATINE
- CROQUIS CHAUFFAGE PLATINE

LEGENDE PLOMBERIE

- EAU A REMPLACER
- EAU A REMPLACER
- EAU A REMPLACER
- EAU A REMPLACER

DEPARTEMENT DU NORD
VILLE DE MAUBEUGE

RENOVATION ENERGETIQUE DES IMMEUBLES
DE LOGEMENTS COLLECTIFS
"JOYEUSE 1" - "LE FLORIAN"

ORIGINE : B.E.T.

BATIMENT COMMANDANT BOSSUT
CHAUFFAGE PLOMBERIE

Plan n°: CP-02

LD: CP

LD: 01

ECHELLE : 1/50e

DATE : Octobre 2017

MATRE D'OUVRAGE
PROJECOL
10000 MAUBOURG
10000 MAUBOURG
10000 MAUBOURG
10000 MAUBOURG

MATRE D'OUVRAGE
PROJECOL
10000 MAUBOURG
10000 MAUBOURG
10000 MAUBOURG
10000 MAUBOURG

MATRE D'OUVRAGE
PROJECOL
10000 MAUBOURG
10000 MAUBOURG
10000 MAUBOURG
10000 MAUBOURG

Chargé d'études : FXR

Dessiné par :

N° Affaire : 15-1405

Fond de plan archi du :

PHASE

- APS
- APD
- PRO
- DCE
- VISA
- AOR